


AUTORZY	Nr uprawnień	62/Gd/2002	inż. Jacek Andrzejczak
SPRAWDZILI			Marek Florianowicz
			inż. Paweł Rutkowski
podpis			

BUDYNEK Gmachu
CHEMII "A"
POLITECHNIKA
GDANSKA

ROZDZIELNICA RK31 – WIDOK I ROZMIESZCZENIE APARATÓW	REV.	
INSTALACJE ELEKTRYCZNE WEWNĘTRZNE	DATA	03.2006

STRONA	1	NR.RYSUNKU	E415/4-10
STRON	1		

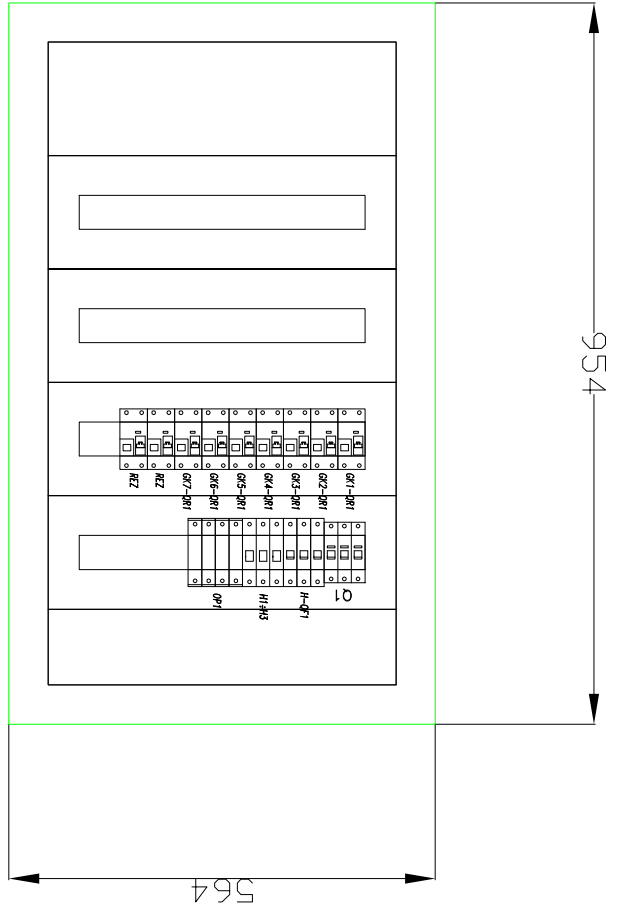

UWAGI :

1. Rozdzielnica typu Profile wg wytycznych firmy Moeller natynkowa, IP30
2. Aparaty oznakować symbolami montażowymi!
3. Na drzwiach rozdzielnic umieścić symbol rozdzielnic
4. Schemat główny wg. rys nr E415/4-09
5. Ochrona od porażen – szybkie wyłączenie w układzie sieci TNS ! wyłączniki różnicowo-prądowe

SKALA 1:10