


WIDOK "W"

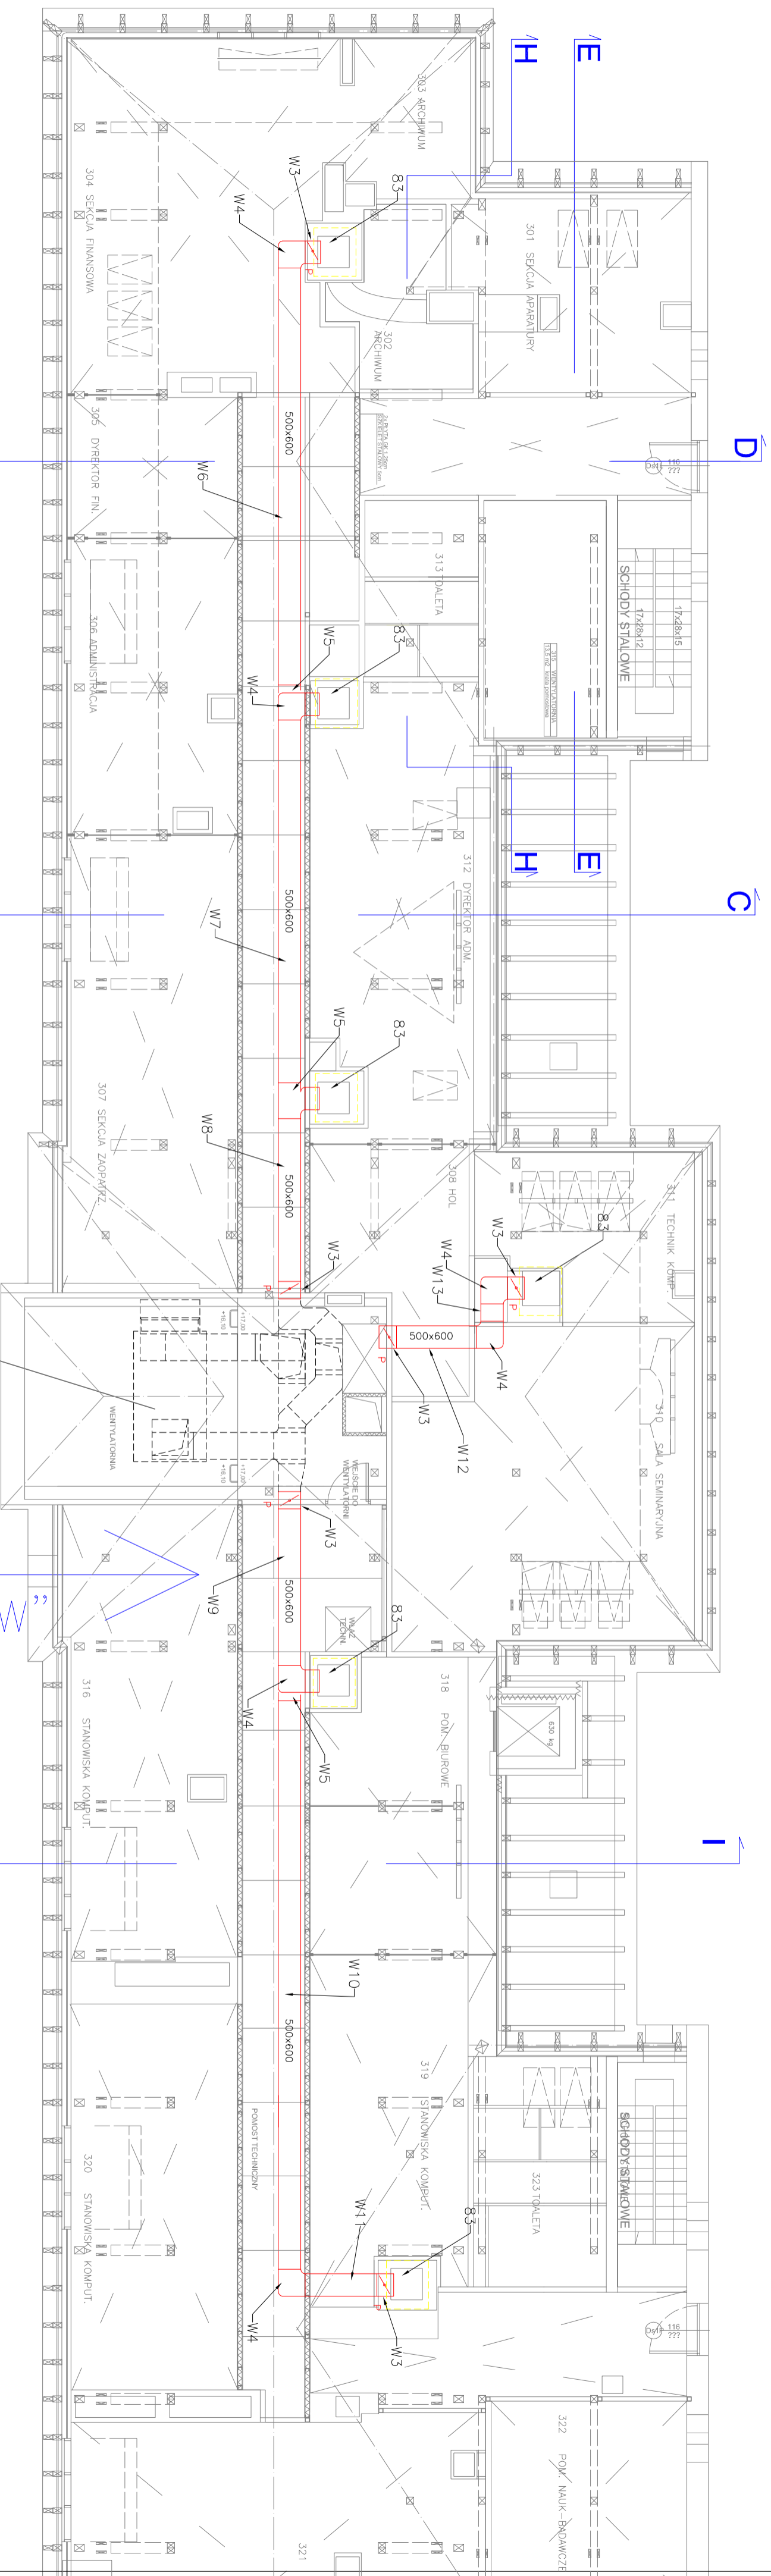


LOKALIZACJA POZIOMOW RZUTOW:
1:200

Centralia wywiewna dla korpusu głównego wraz z kondygnacji
(w projekcie wentylacji ogólnej całego budynku)

WIDOK "W"

RZUT STRYCHU

POZ. B

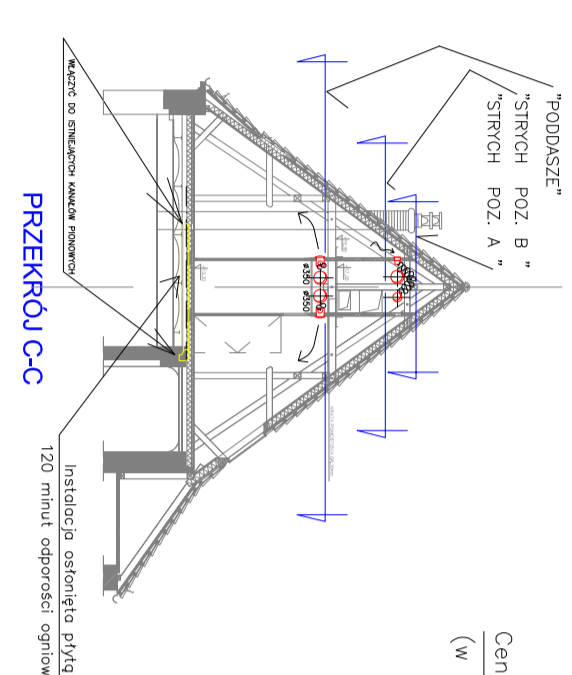

nazwa projektu: Projekt budowlano- wykonawczy ADAPTACJA POMIĘSZCZEN PODDASZA NA SALE DYDAKTYCZNO-BIUROWE		BUREO TECHNICZNE KOMWEL	
adres: odanek ul. Narutowicza (budynki Chemii A)		ul. 4-44 GDAŃSK 74594	
projekt: wentylacja, klimatyzacja		tel./fax (0 58) 346 80 26	
opracował: mgr inż. arch. Piotr Kowalek		spec.: instalacyjno	
opracował: mgr inż. arch. Miła Kowalek		spec.: instalacyjno	
opracował: mgr inż. Dariusz Drewnowski		spec.: instalacyjno	
nazwa obiektu: RZUT STRYCHU POZIOM "B"		III 2006 r.	
skala: 1:100		nr. pr.: 4	
licencja Autodesk Architectural Desktop 2004 GB nr ser.:41-04858333 dla BIURO TECHNICZNE KOMWEL			