


# RZUT PIWNICY

## ZESTAWIENIE POMIESZCZEŃ:

NR	NAZWA POMIESZCZENIA	POWIERZCHNIA
0.1	PIWNICA	138,0
0.2	POM. TECHN.	8,0
0.3	MAGAZYNEK	7,4
0.4	POM. TECHN.	56,8
SUMA:		210,2

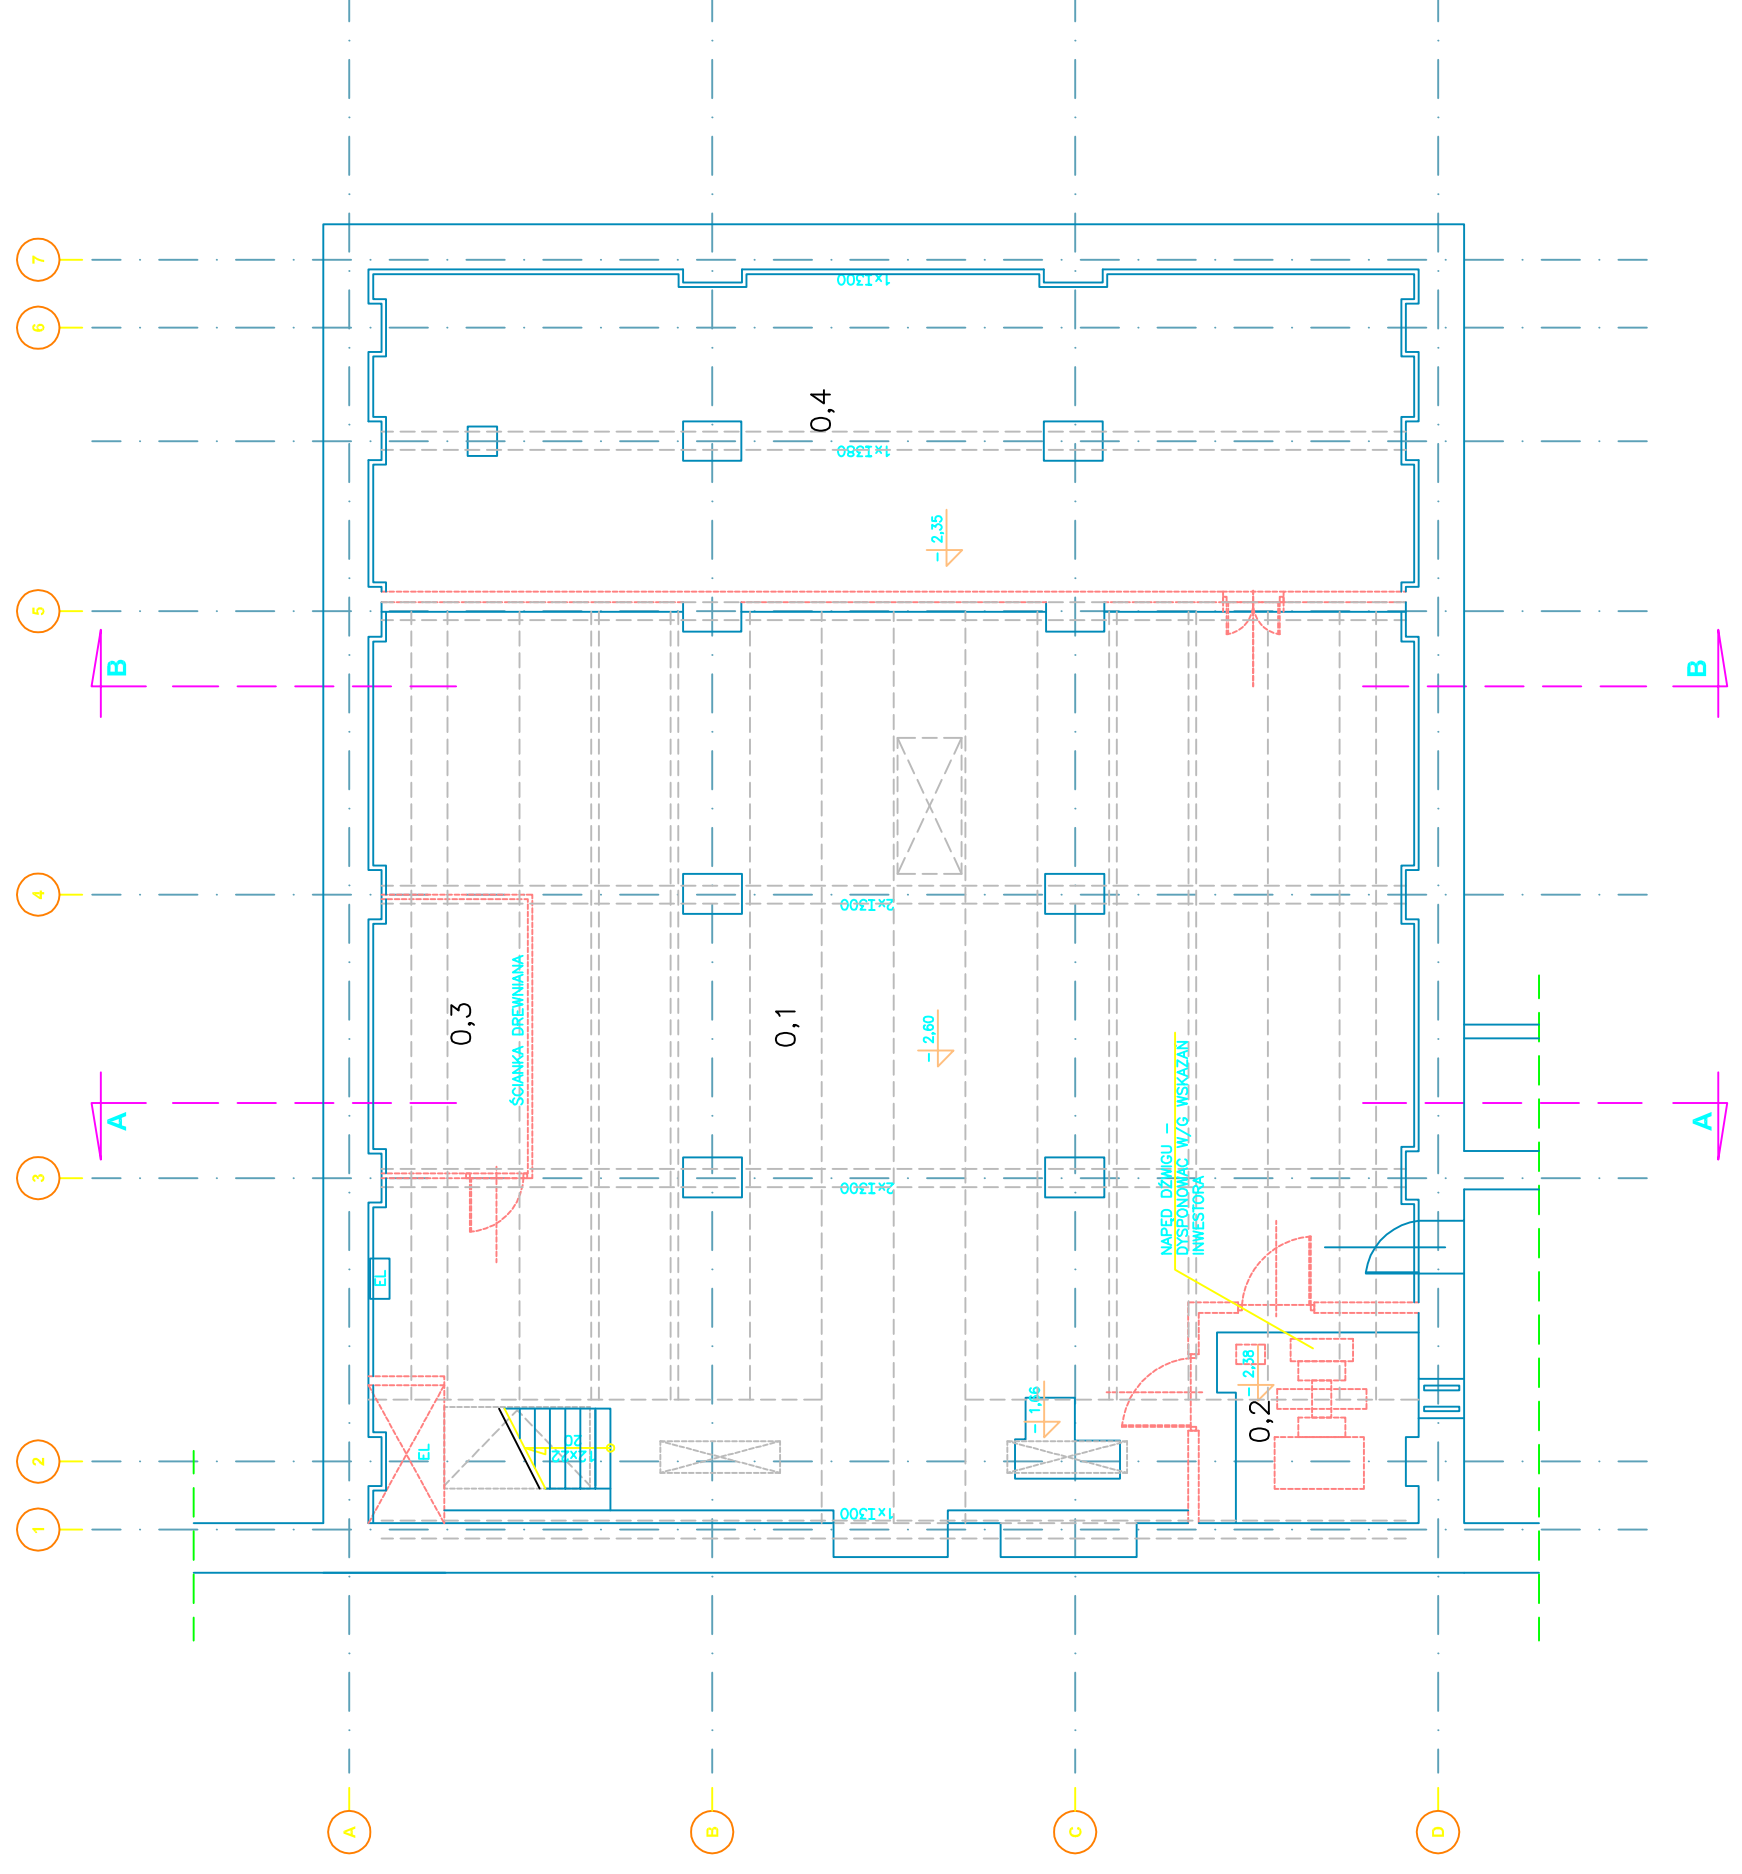

"PETE - PROJECT" Gdańsk, ul. Nieborowska 25/3 tel. 509204306, NIP: 583-132-41-27		nr arch.
INWESTOR	POLITECHNIKA GDAŃSKA WYDZIAŁ AUTOMATYKI I ELEKTROTECHNIKI	
OBIEKT	Audytorium Wykładowe Laboratorium Napędu Elektrycznego Ul. G. Narutowicza 11/12, 80-952 Gdańsk	data 2006
BRANŻA	PROJEKTANT:	DATA:
PROJEKT ARCHIT.	arch. Zbigniew Myszko GT-III/630/555/77	
BRANŻA	SPRAWDZAJĄCY:	NR UPRAWNIENI:
PROJEKT ARCHIT.		
OPRAC.	Piotr Ślisz	
PROJEKT	Projekt Wykonawczy Przebudowy Sali Wykładowej Laboratorium Napędu Elektrycznego Wydziału Elektrotechniki i Automatyki PG na audytorium wykładowe	skala 1:100
NAZWA RYSUNKU	<b>RZUT PIWNICY</b> <b>WYBURZENIA I ROZBIÓRKI</b>	nr W1