



RZUT PIETRA

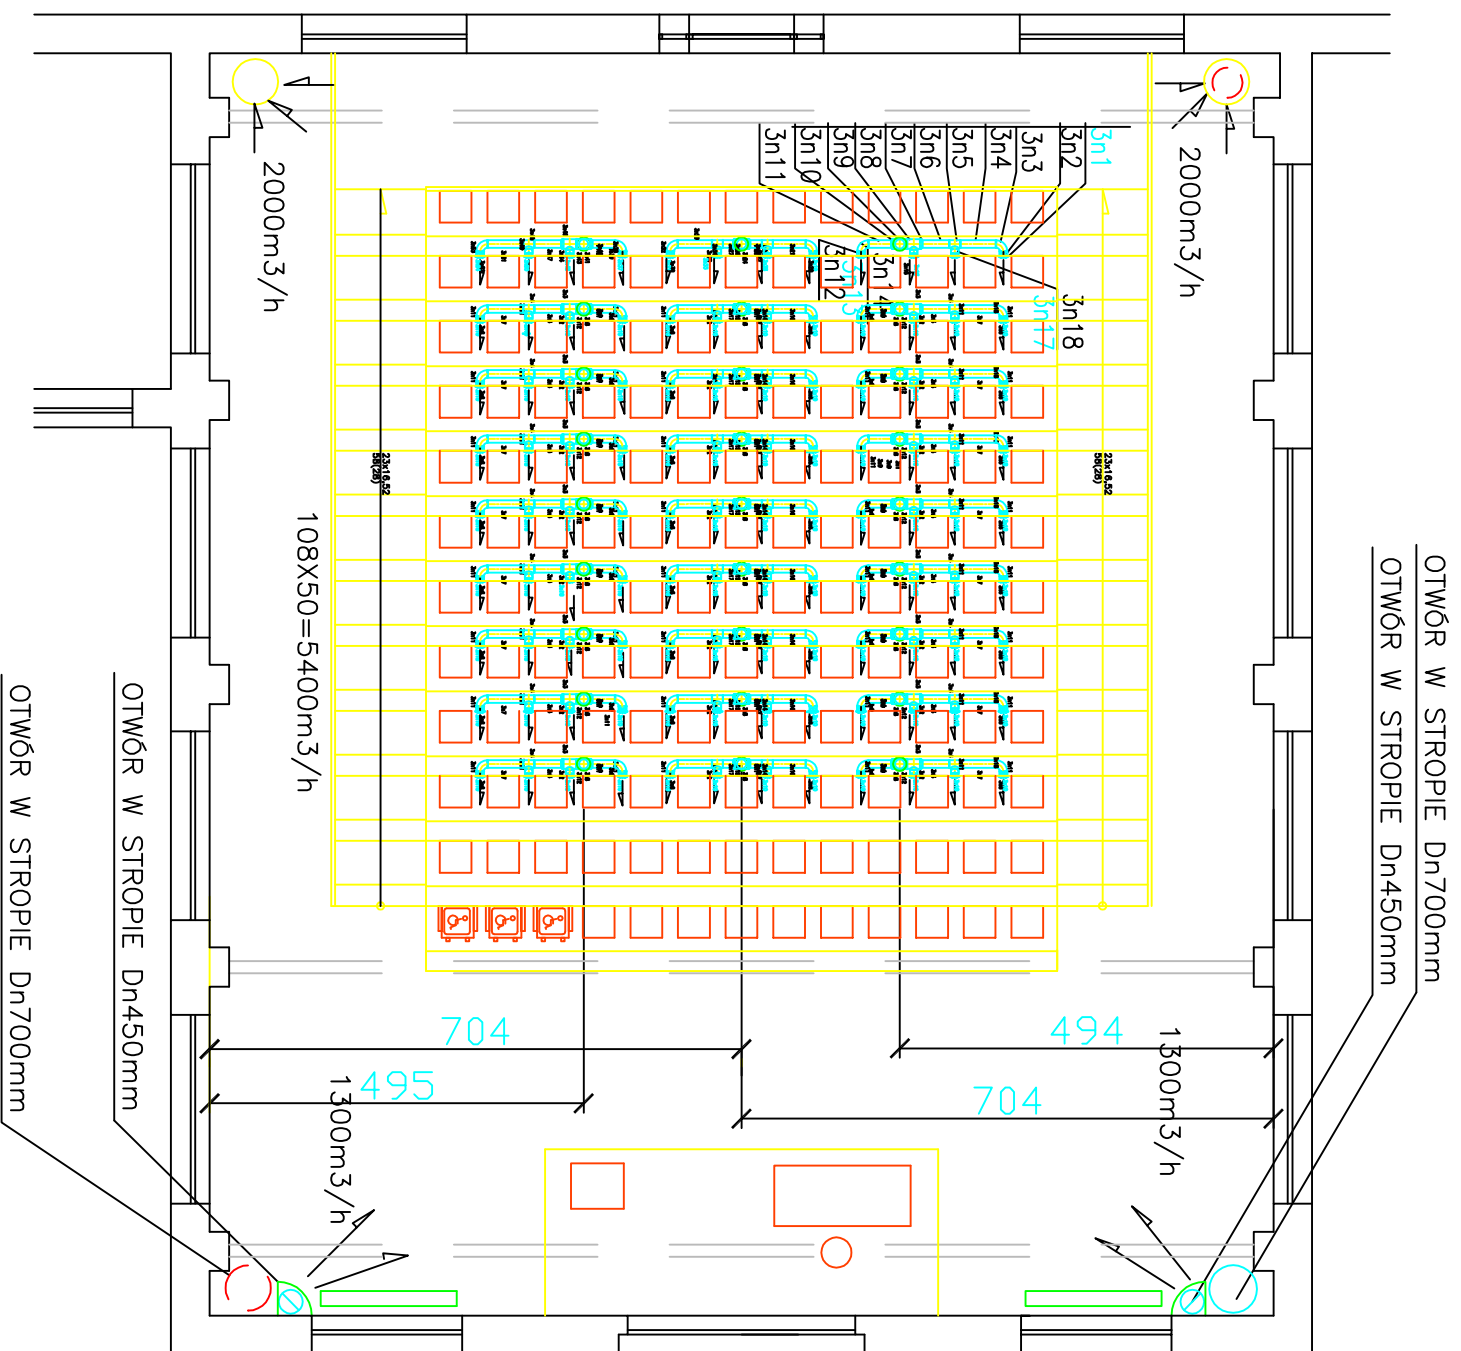

RZUT PRZYZIEMIA

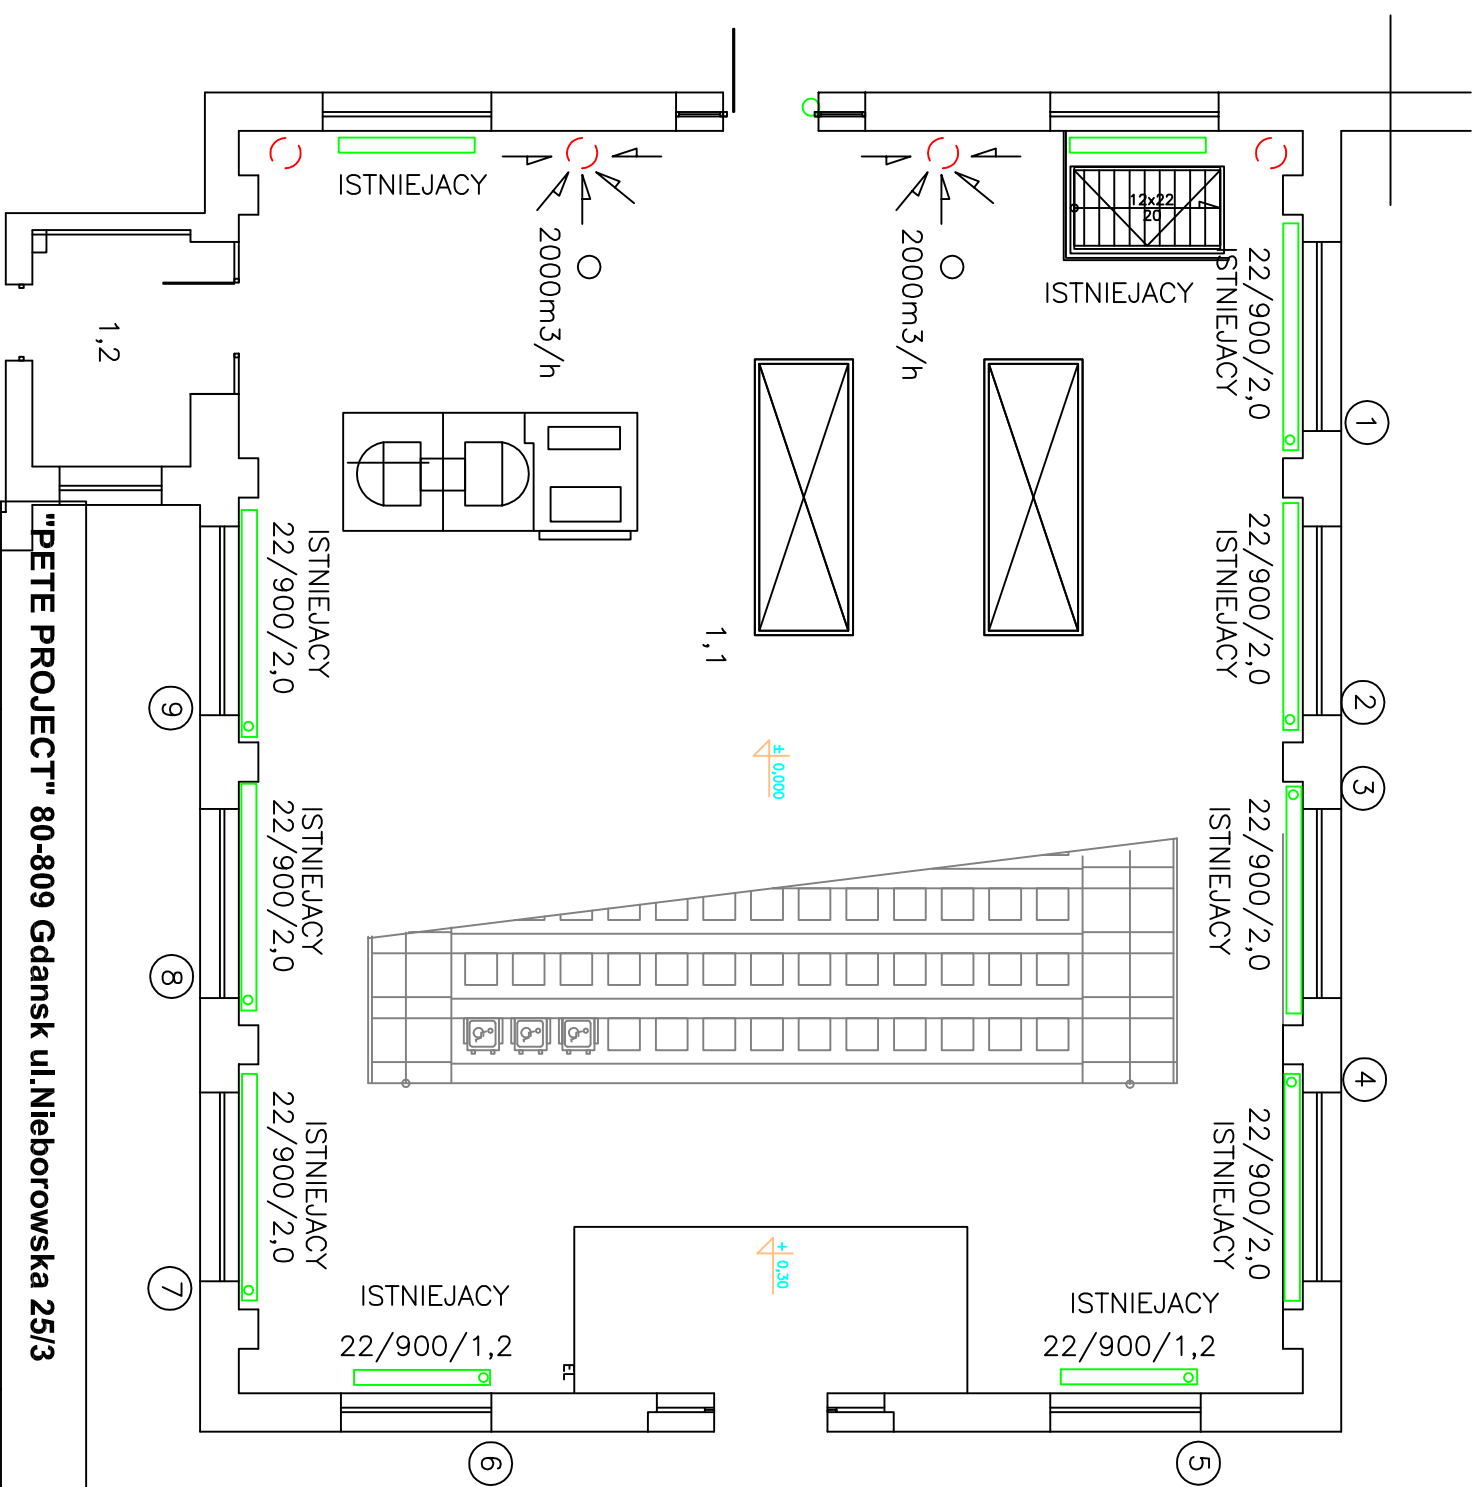

"PETE PROJECT" 80-809 Gdansk ul.Nieborowska 25/3

INWESTOR	PG-WYDZIAŁ ELEKTROTECHNIKI I AUTOMATYKI	PW
OBIEKT	BUDYNEK LABORATORIUM NAPEWU ELEKTR	
PROJEKT	inż.SŁAWOMIR SZURMAN up. nr 287/GD/2002	Data: III-2006
SPRAW.	inż.JANUSZ WRÓBLEWSKI up.nr 3937/Gd/89	Skala: 1:100
NAZWA RYSUNKU	PROJEKT WYKONAWCZY WENTYLACJI MECHANICZNEJ AUDYTORIUM WYKLADOWYM	Nr rys.: W-?
RZUT PRZYZIEMIA I PIETRA		