


# PRZEKRÓJ C - C

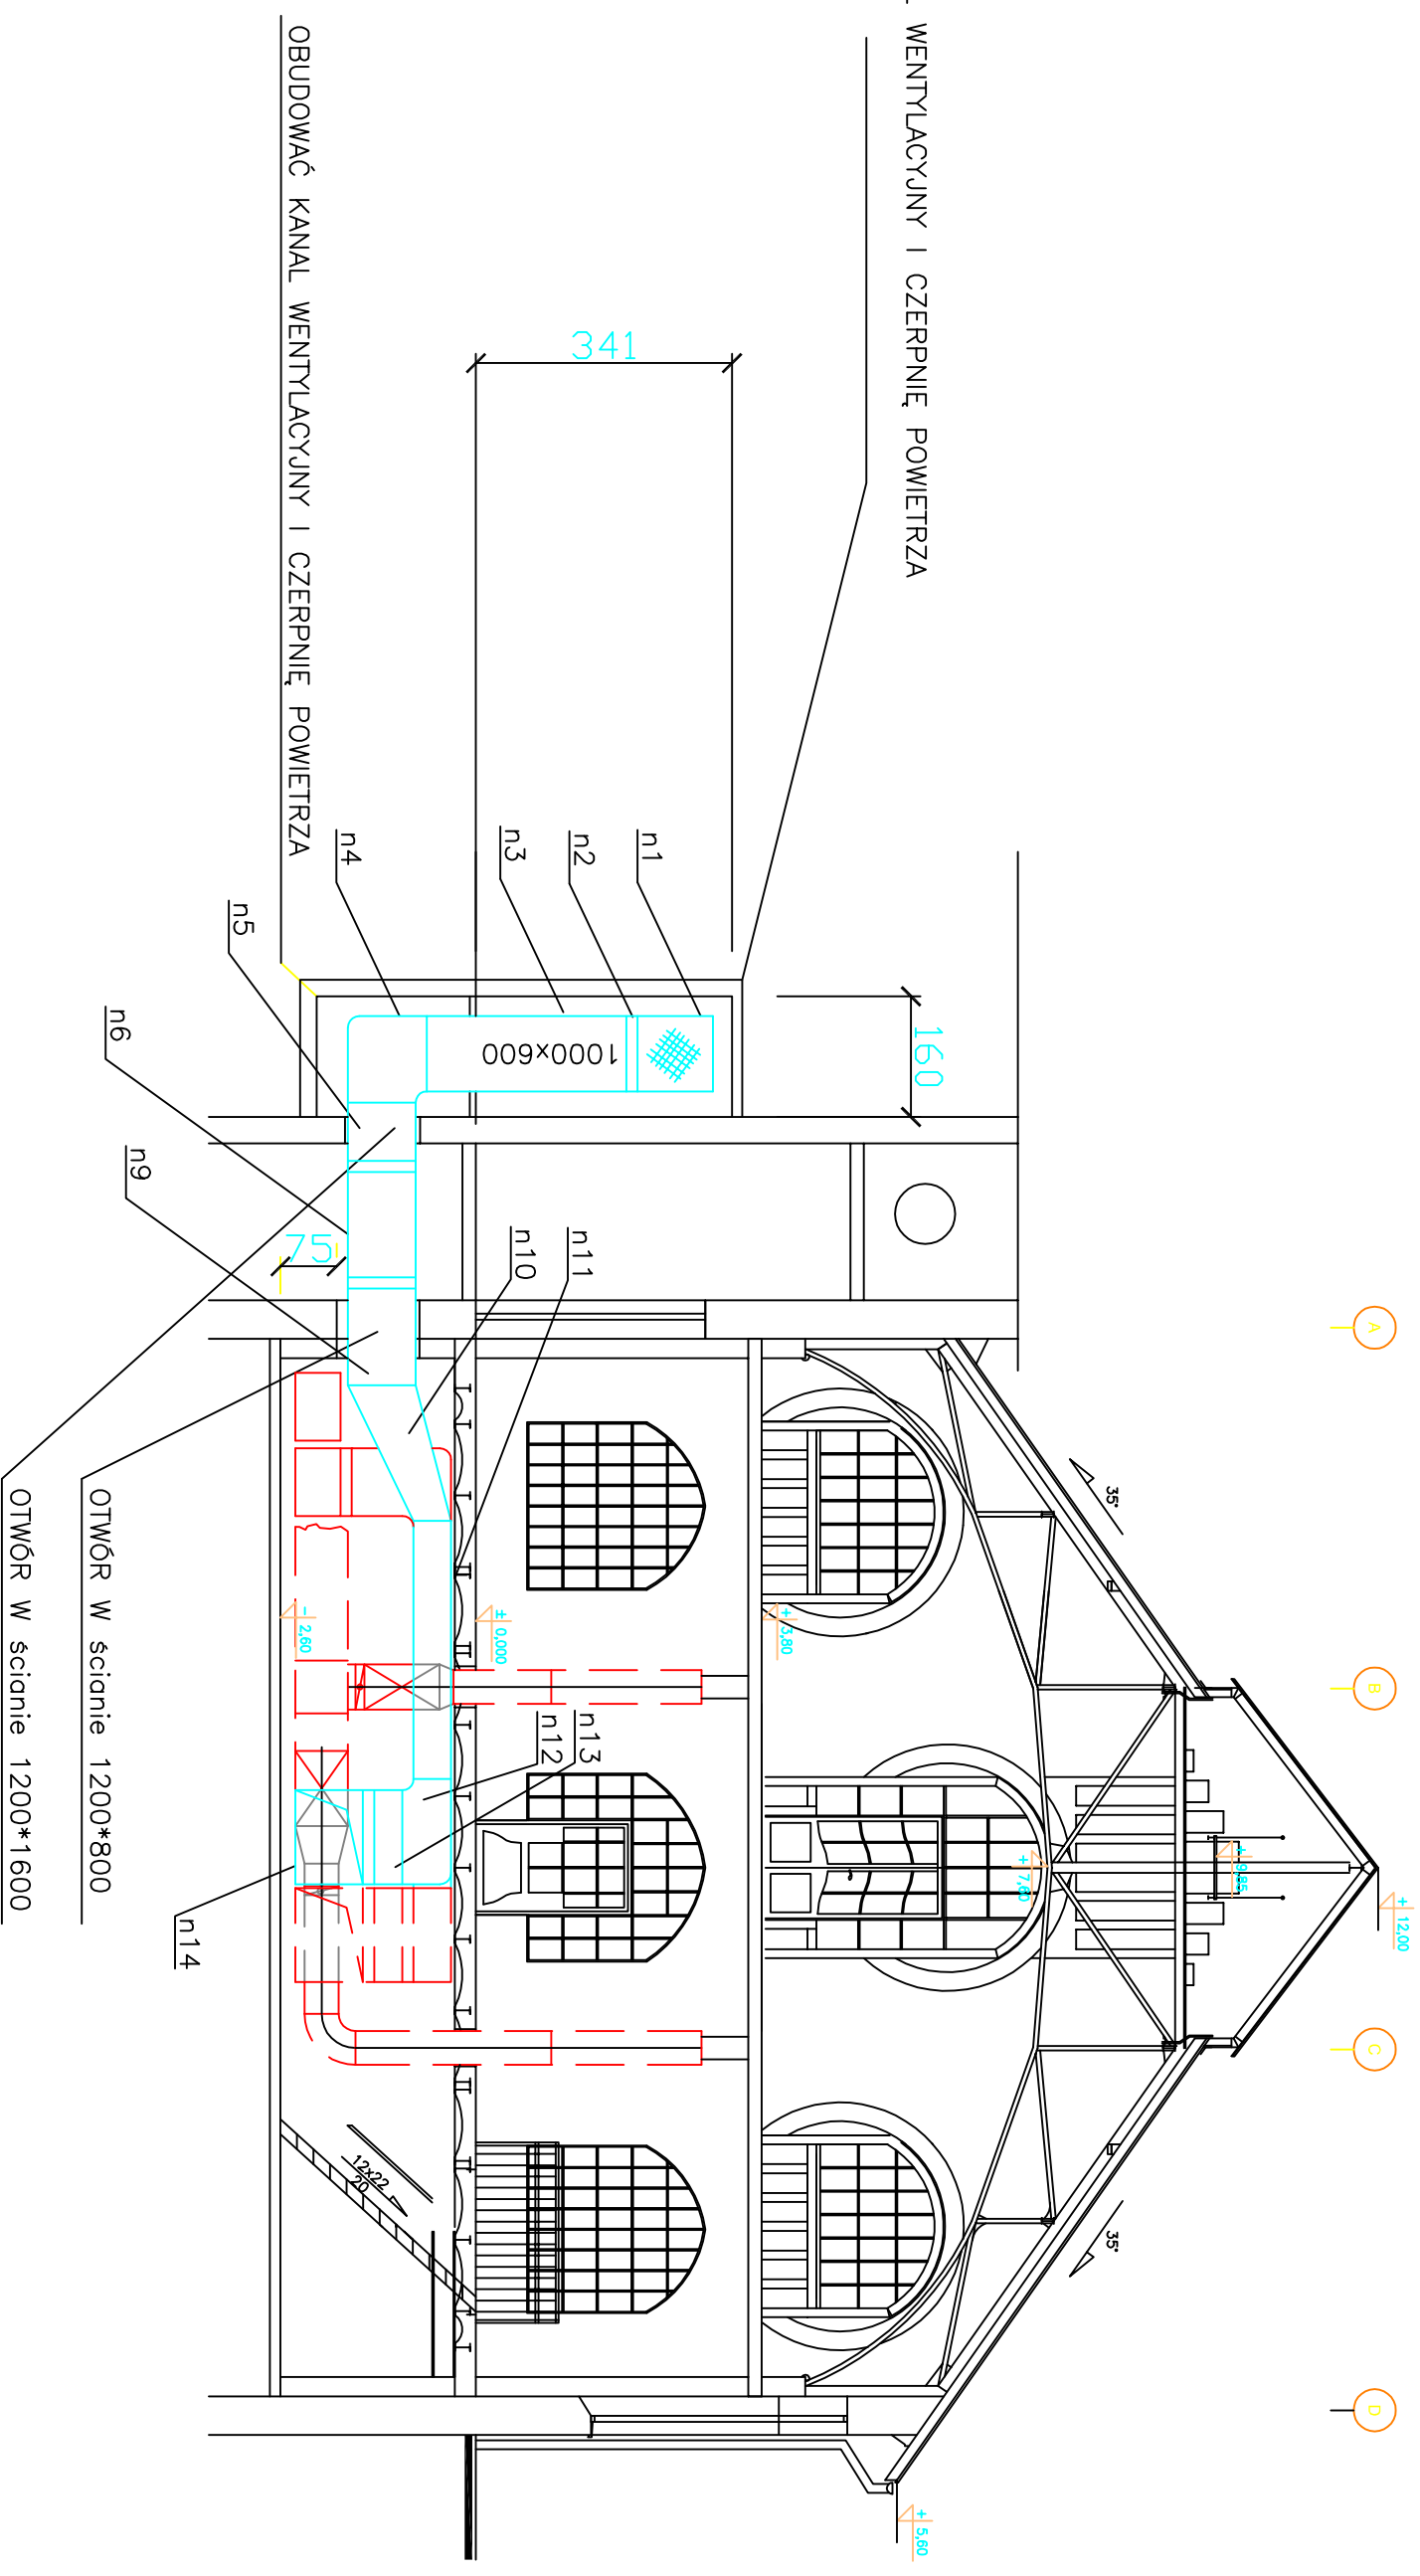

**"PETE PROJECT" 80-809 Gdansk ul.Nieborowska 25/3**

INWESTOR	PG-WYDZIAŁ ELEKTROTECHNIKI I AUTOMATYKI	PW
OBIEKT	BUDYNEK LABORATORIUM NAPĘDU ELEKTR	
PROJEKT	INŻ.SŁAWOMIR SZURMAN up. nr 287/GD/2002	Data: III-2006
SPRAW.	INŻ.JANUSZ WRÓBLEWSKI up.nr 3937/Gd/89	Skala: 1:100
NAZWA RYSUNKU	PROJEKT WYKONAWCZY WENTYLACJI MECHANICZNEJ AUDYTORIUM WYKŁADOWYM PRZEKRÓJ C	Nr rys.: W-5