



KLATKA SCHODOWA-SPOCZNIK 2 poziom (+2,89)

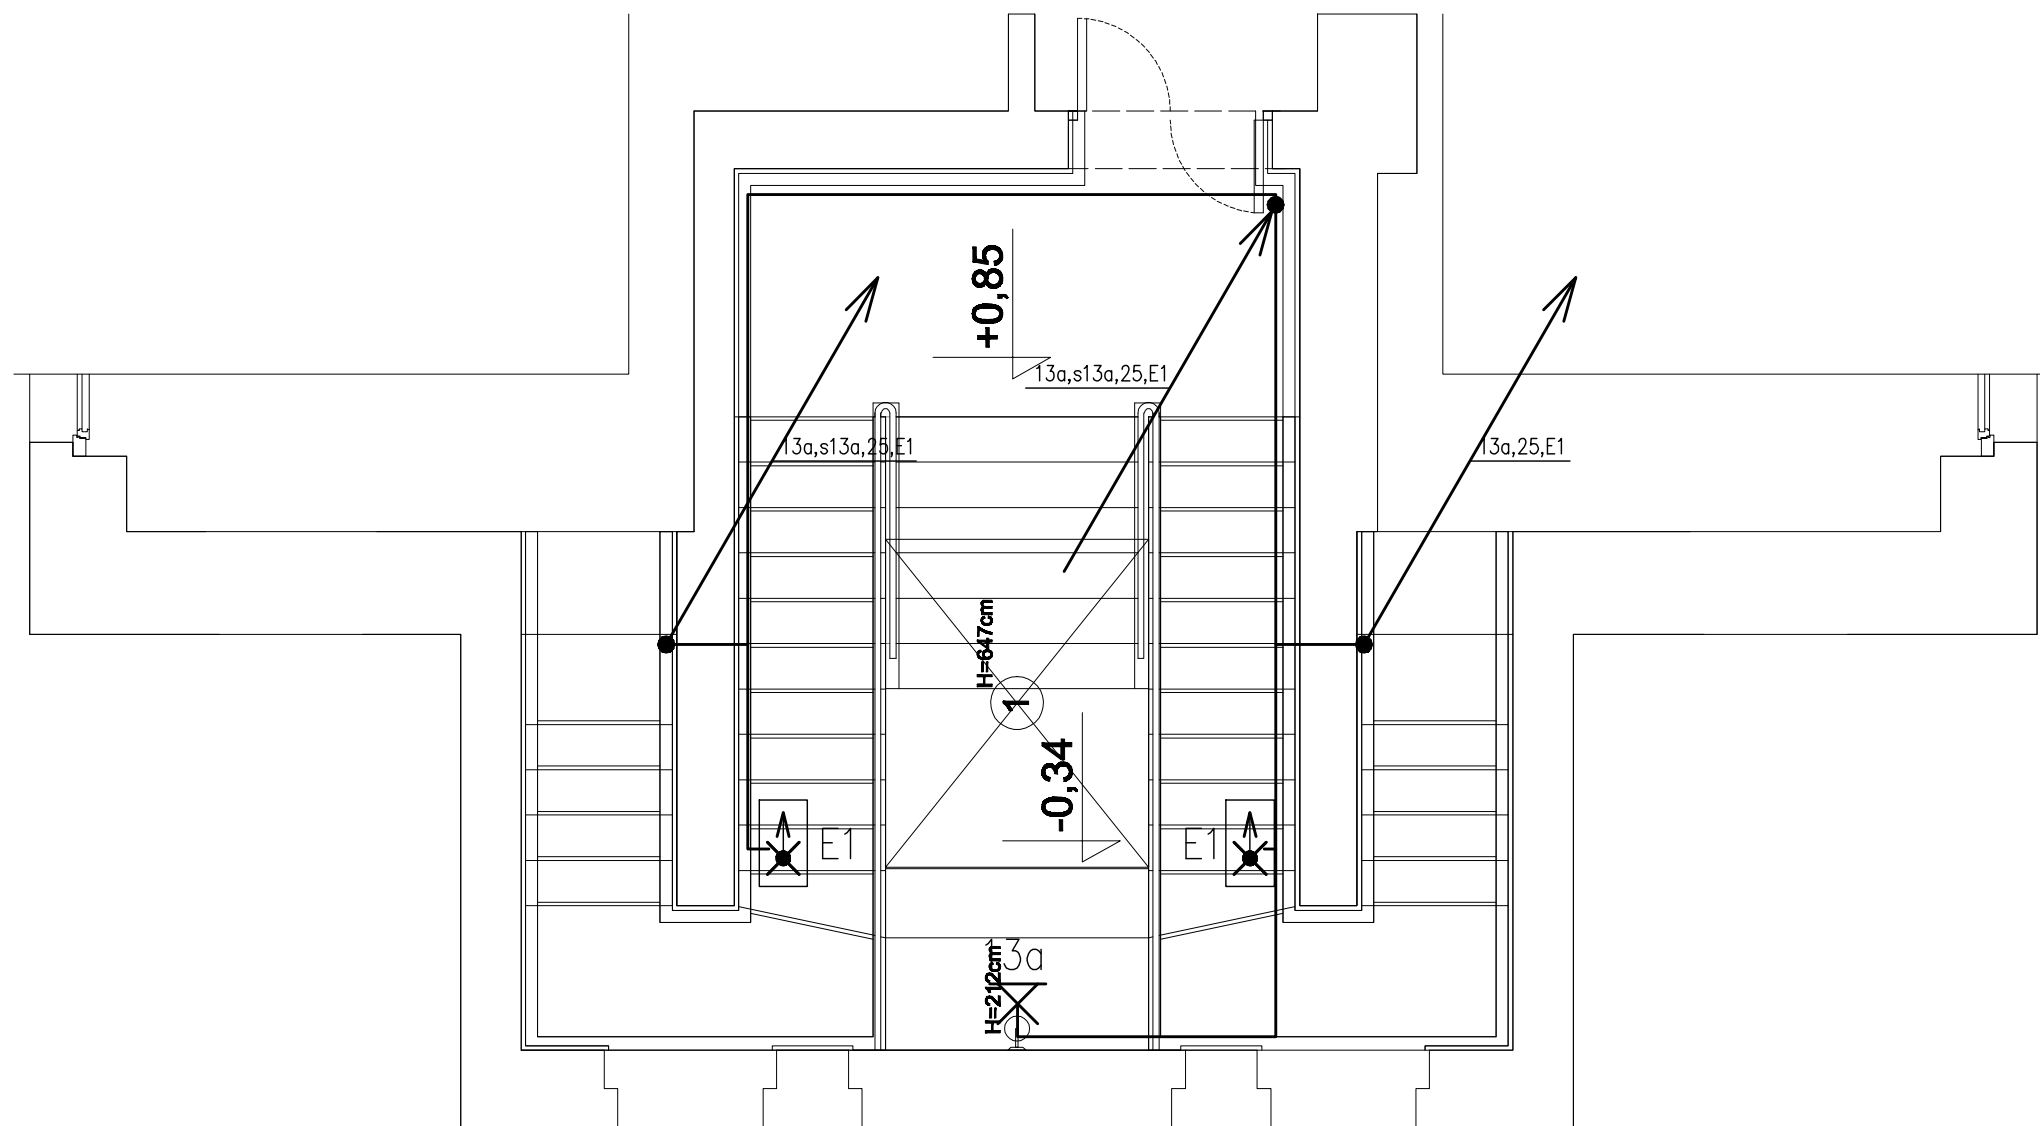

KLATKA SCHODOWA-PIĘTRO I (poz. +3.65)

Szatnia audytorium

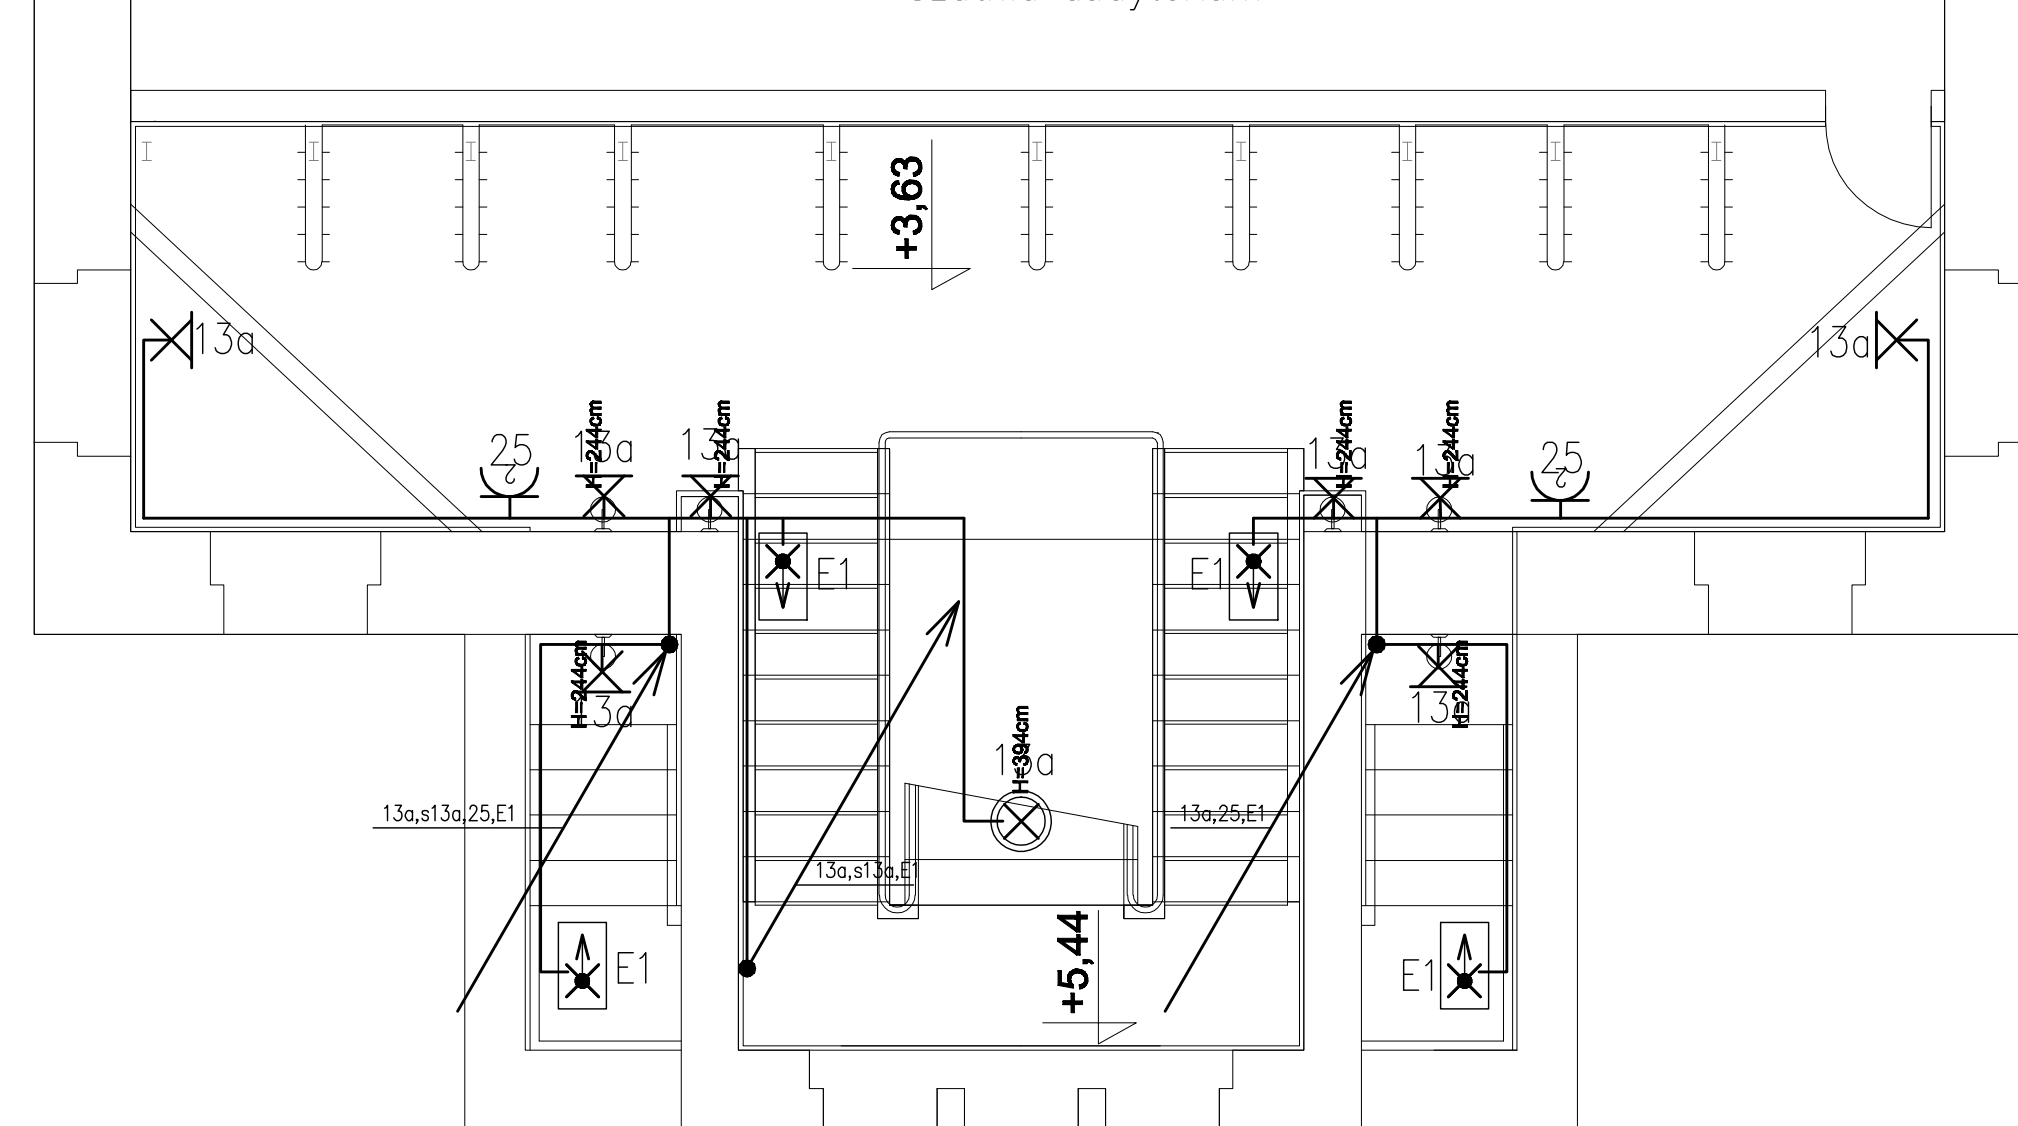

NAZWA INWESTYCJI: MODERNIZACJA I REWITALIZACJA SALI WYKŁADOWO-KONFERENCYJNEJ "AUDYTORIUM CHEMICZNE" WRAZ Z ZAPLECZEM- PROJEKT INSTALACJI ELEKTRYCZNEJ		
INWESTOR: POLITECHNIKA GDAŃSKA WYDZIAŁ CHEMICZNY GDAŃSK, UL. NARUTOWICZA 11/12	BRANŻA: ELEKTRYCZNA	DATA: PAŹDZIERNIK 2009
NAZWA RYSUNKU: KLATKA SCHOD.- POZIOMY +2.89 I +3.65 PLAN INSTALACJI	SKALA: 1 : 50	
PROJEKTANT: techn. Zenon Kujawa upr. nr 101Gd/75		NR RYSUNKU: E3
SPRAWODZI: Inż. Andrzej Szypowicz upr. nr 459Gd/74		